
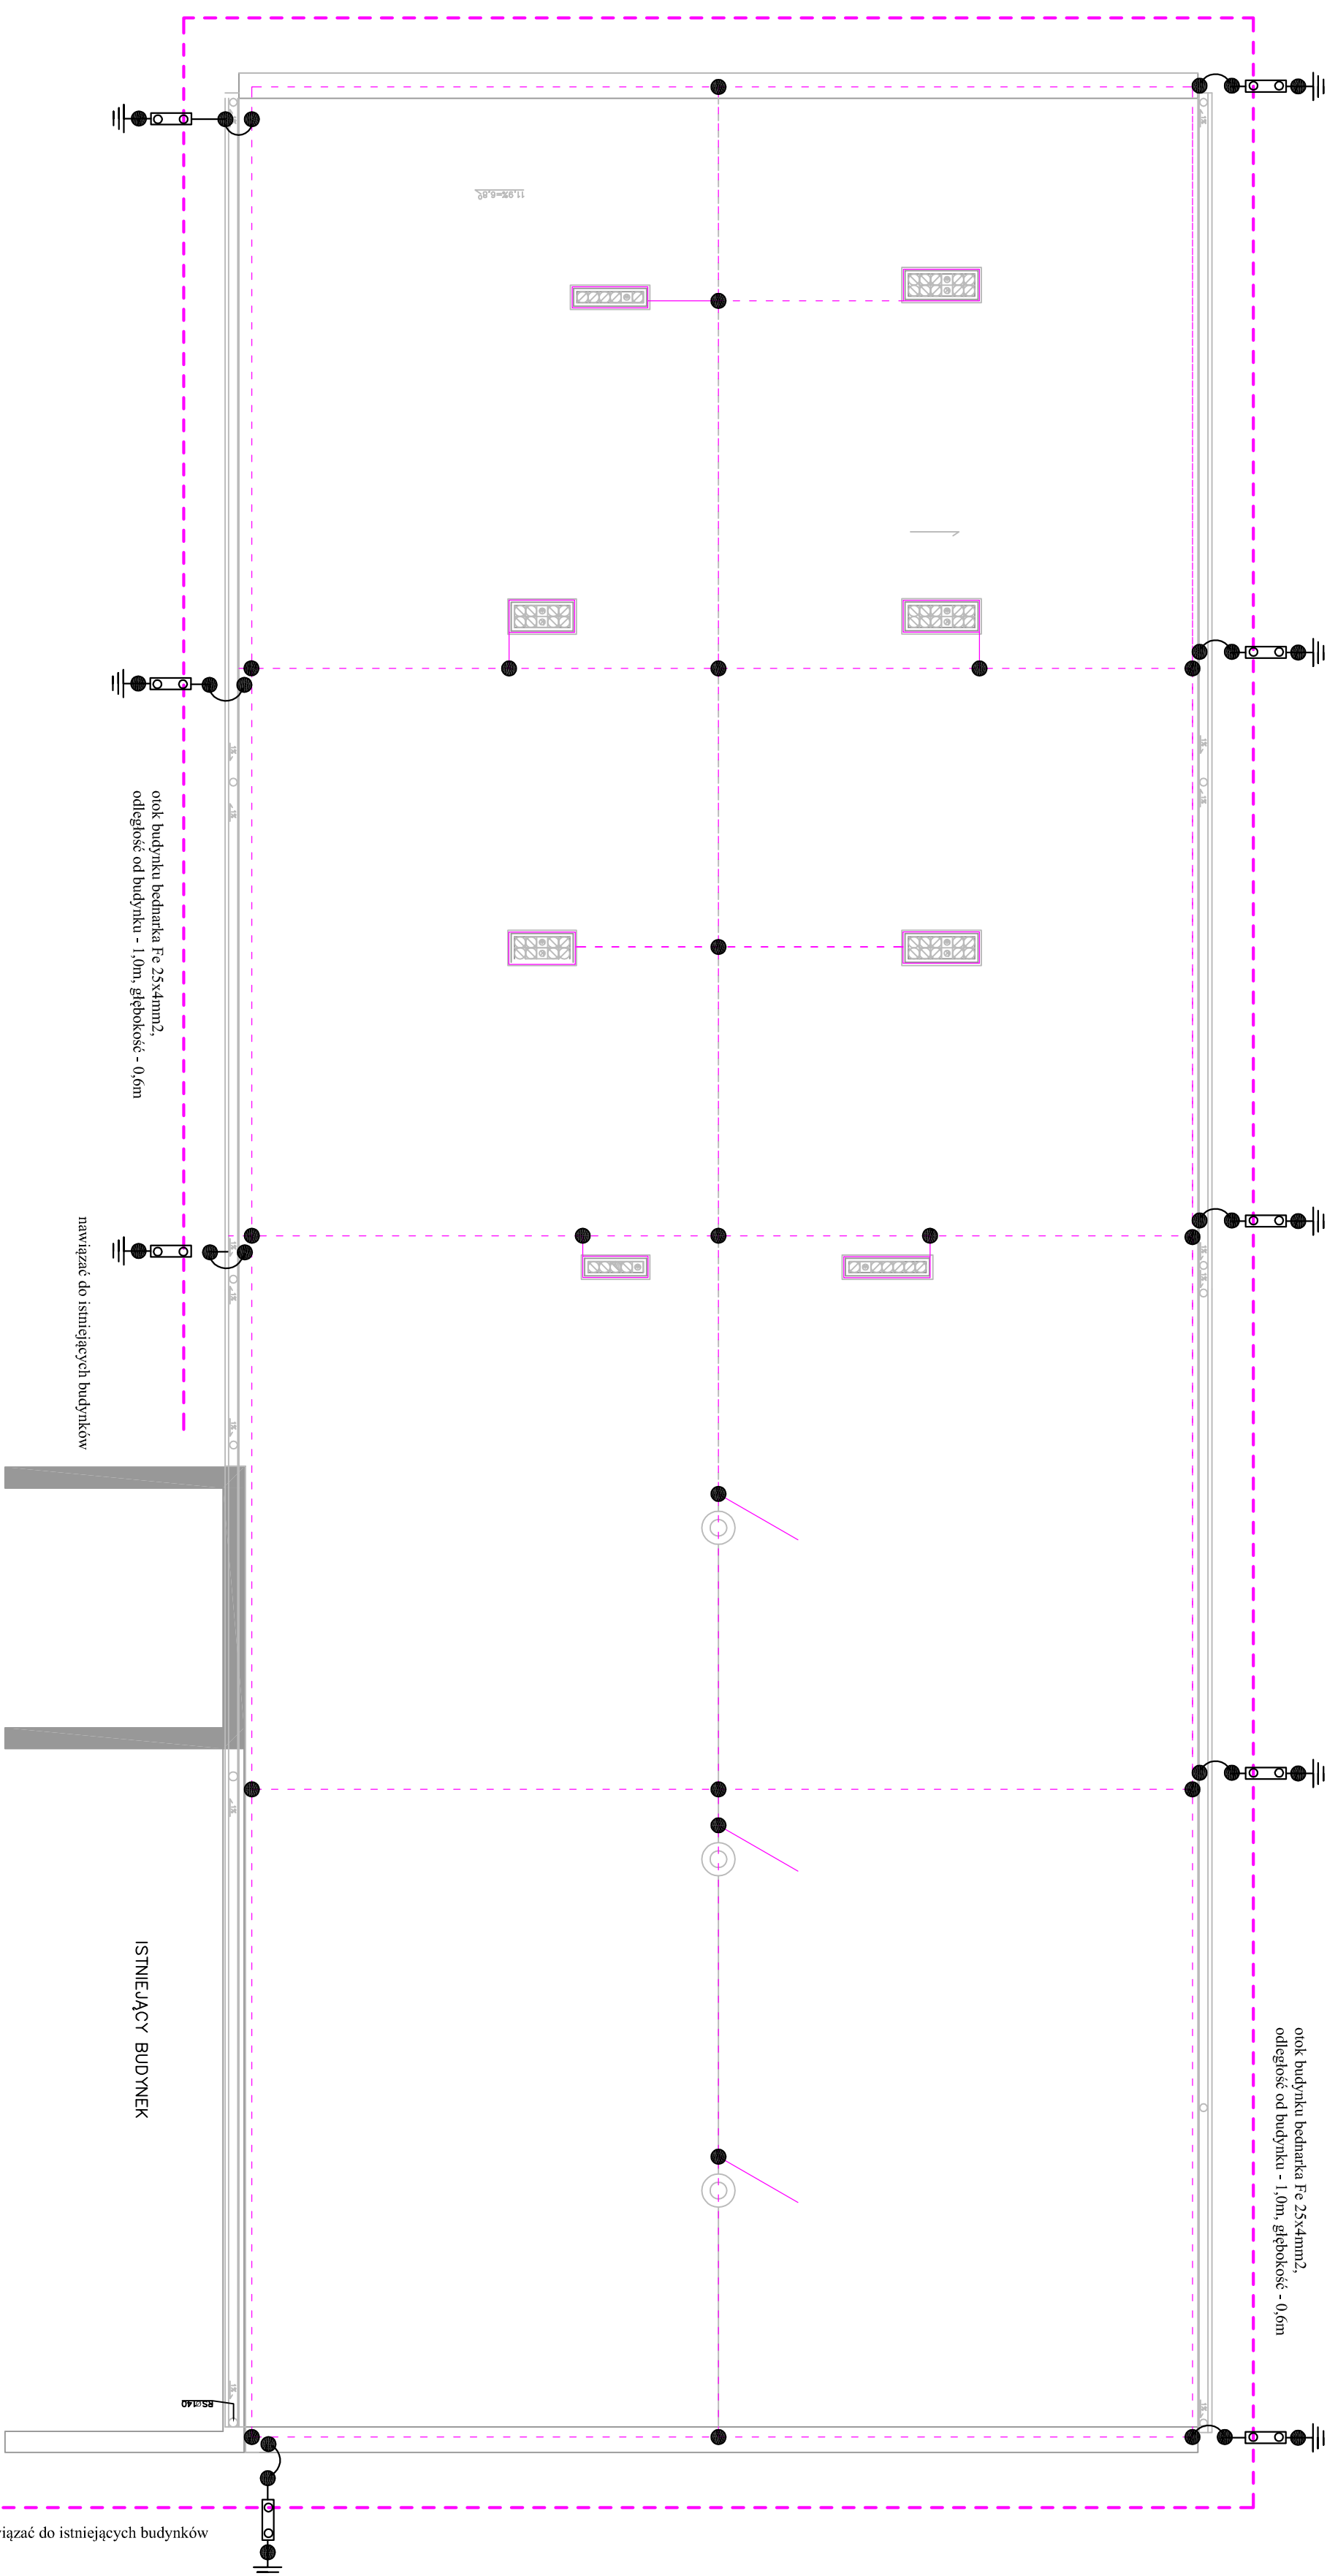


Opis:

- Przewody odprowadzające z drutu FeZn 8 mm.
- Na styku przewodu odprowadzającego i płaskownika wykonać rozłączalne złącze kontrolne.
- Połączenia spawane zabezpieczyć farbą antykorozyjną lub lakierem asfaliowym.
- Wszystki zakończenia śrubowe zabezpieczyć przed korozją.
- W miejscu łączenia różnych materiałów np. żelazo, miedz stosować przekładki bimetaliczne.
- Wszystkie wyjścia instalacji teletechnicznych na dach zakończyć "tąką" i uszczelnić masą wodoodporną po wciągnięciu przewodów.

UWAGA.

ZWODY OD KOMINÓW UKŁADAĆ NA WSPORNIKACH SYSTEMOWYCH ZALECANYCH PRZEZ PRODUCENTA IZOLACJI DACHU LUB GOTOWYCH ELEMENTACH PREFABRYKOWANYCH DLA WYBRANEGO POKRYCIA DACHOWEGO

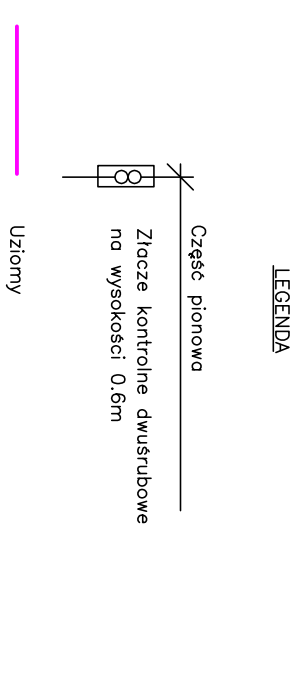

Obiekt: PRZEBUDOWA ISTNIEJĄCEGO BUDYNKU STANICY ŻEGLARSKIEJ NA POTRZEBY WARSZTATÓW TERAPII ZAJĘCIOWEJ W MIEJDZYRZECU PODLASKIM		
Adres inwestycji: dz. Nr 392/3, obręb nr 004 jedn. ewid. 060/01, 1 Międzyrzec Podlaski		
Inwestor: Miasto Międzyrzec Podlaski ul. Poczтова 8 21-560 Międzyrzec Podlaski		
Nazwa rysunku: rzut dachu- instalacja odgromowa		
Projektant: inż. Dariusz Giersz upr. bud. LUB/0196/PWOE/07 spec. instalacyjna		
Sprawdzający: mgr inż. Jacek Melanik upr. bud. LUB/0185/PWOE/08 spec. instalacyjna		
Skala 1:100	Data opracowania wrzesień 2016 r.	Nr rysunku E 3