


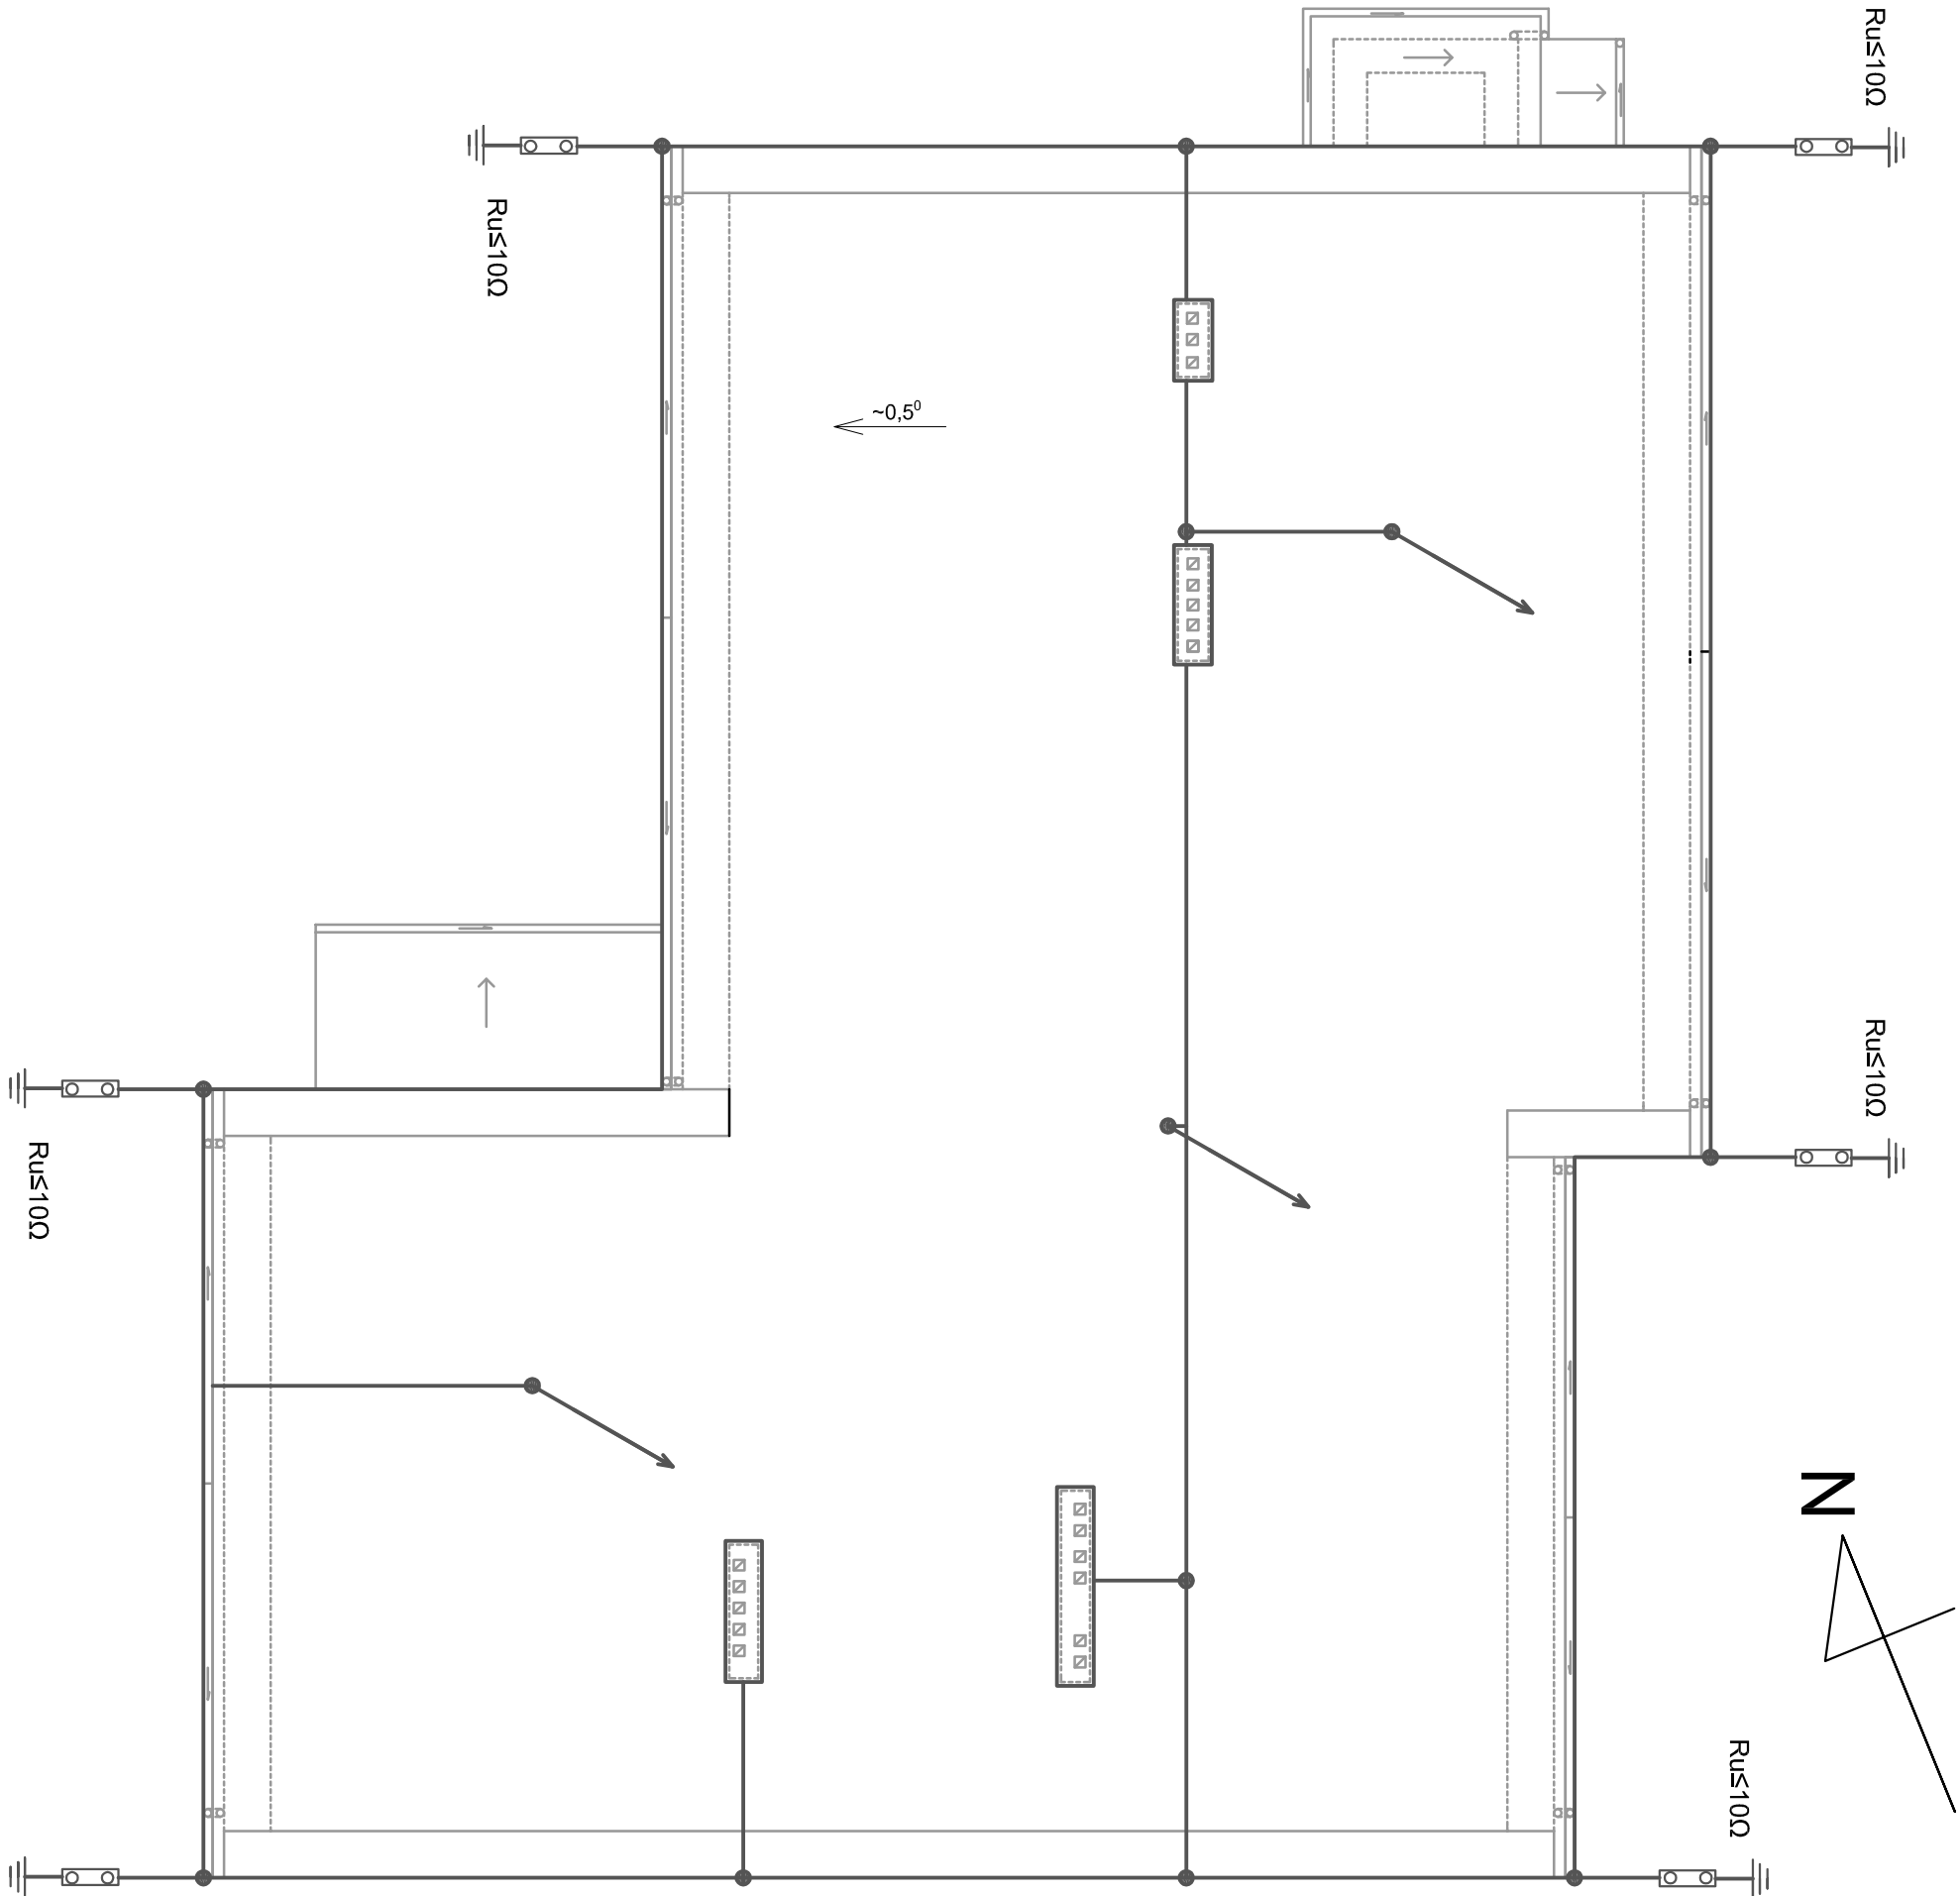

Opis instalacji odgromowej

1. Przewody odprowadzające z drutu FeZn 8 mm.
2. Na styku przewodu odprowadzającego i płaskowniku wykonać rozłączalne złącze kontrolne.
3. Połączenia spawane zabezpieczyć farbą antykorozyjną lub lakierem asfaltowym.
4. Wszystkie zakończenia śrubowe zabezpieczyć przed korozją.
5. W miejscu łączenia różnych materiałów np. żelazo, miedź stosować przekładki bimetaliczne.
6. Wszystkie wyjścia instalacji teletechnicznych na dach zakończyć "tajką" i uszczelnić masą wodoodporną po wciągnięciu przewodów.

UWAGA.

ZWODY OD KOMINÓW UKŁADAĆ NA WSPORNIKACH SYSTEMOWYCH ZALECANYCH PRZEZ PRODUCENTA IZOLACJI DACHU LUB GOTOWYCH ELEMENTACH PREFABRYKOWANYCH DLA WYBRANEGO POKRYCIA DACHOWEGO

Opis:

maszt odgromowy h=4,0m na podstawie betonowej

złącze kontrolne dwusrubowe na wysokości 0,6m

uziomy

Rysunek:	INSTALACJA ODGROMOWA		
Obiekt:	Termomodernizacja Budynku Miejskiego Ośrodka Pomocy Społecznej w Międzyrzeczu Podlaskim		
Adres:	Międzyrzec Podlaski działki nr ewid. 881		
Inwestor:	Miasto Międzyrzec Podlaski 21-560 Międzyrzec Podlaski, ul. Pocztowa 8		
Opracował:	inż. Dariusz Giersz		
	upr. bud. LUB/0196/PWOE/07		
	spec. instalacyjna		
Rys. nr E1	Skala 1 : 100	VI. 2017 r.	