


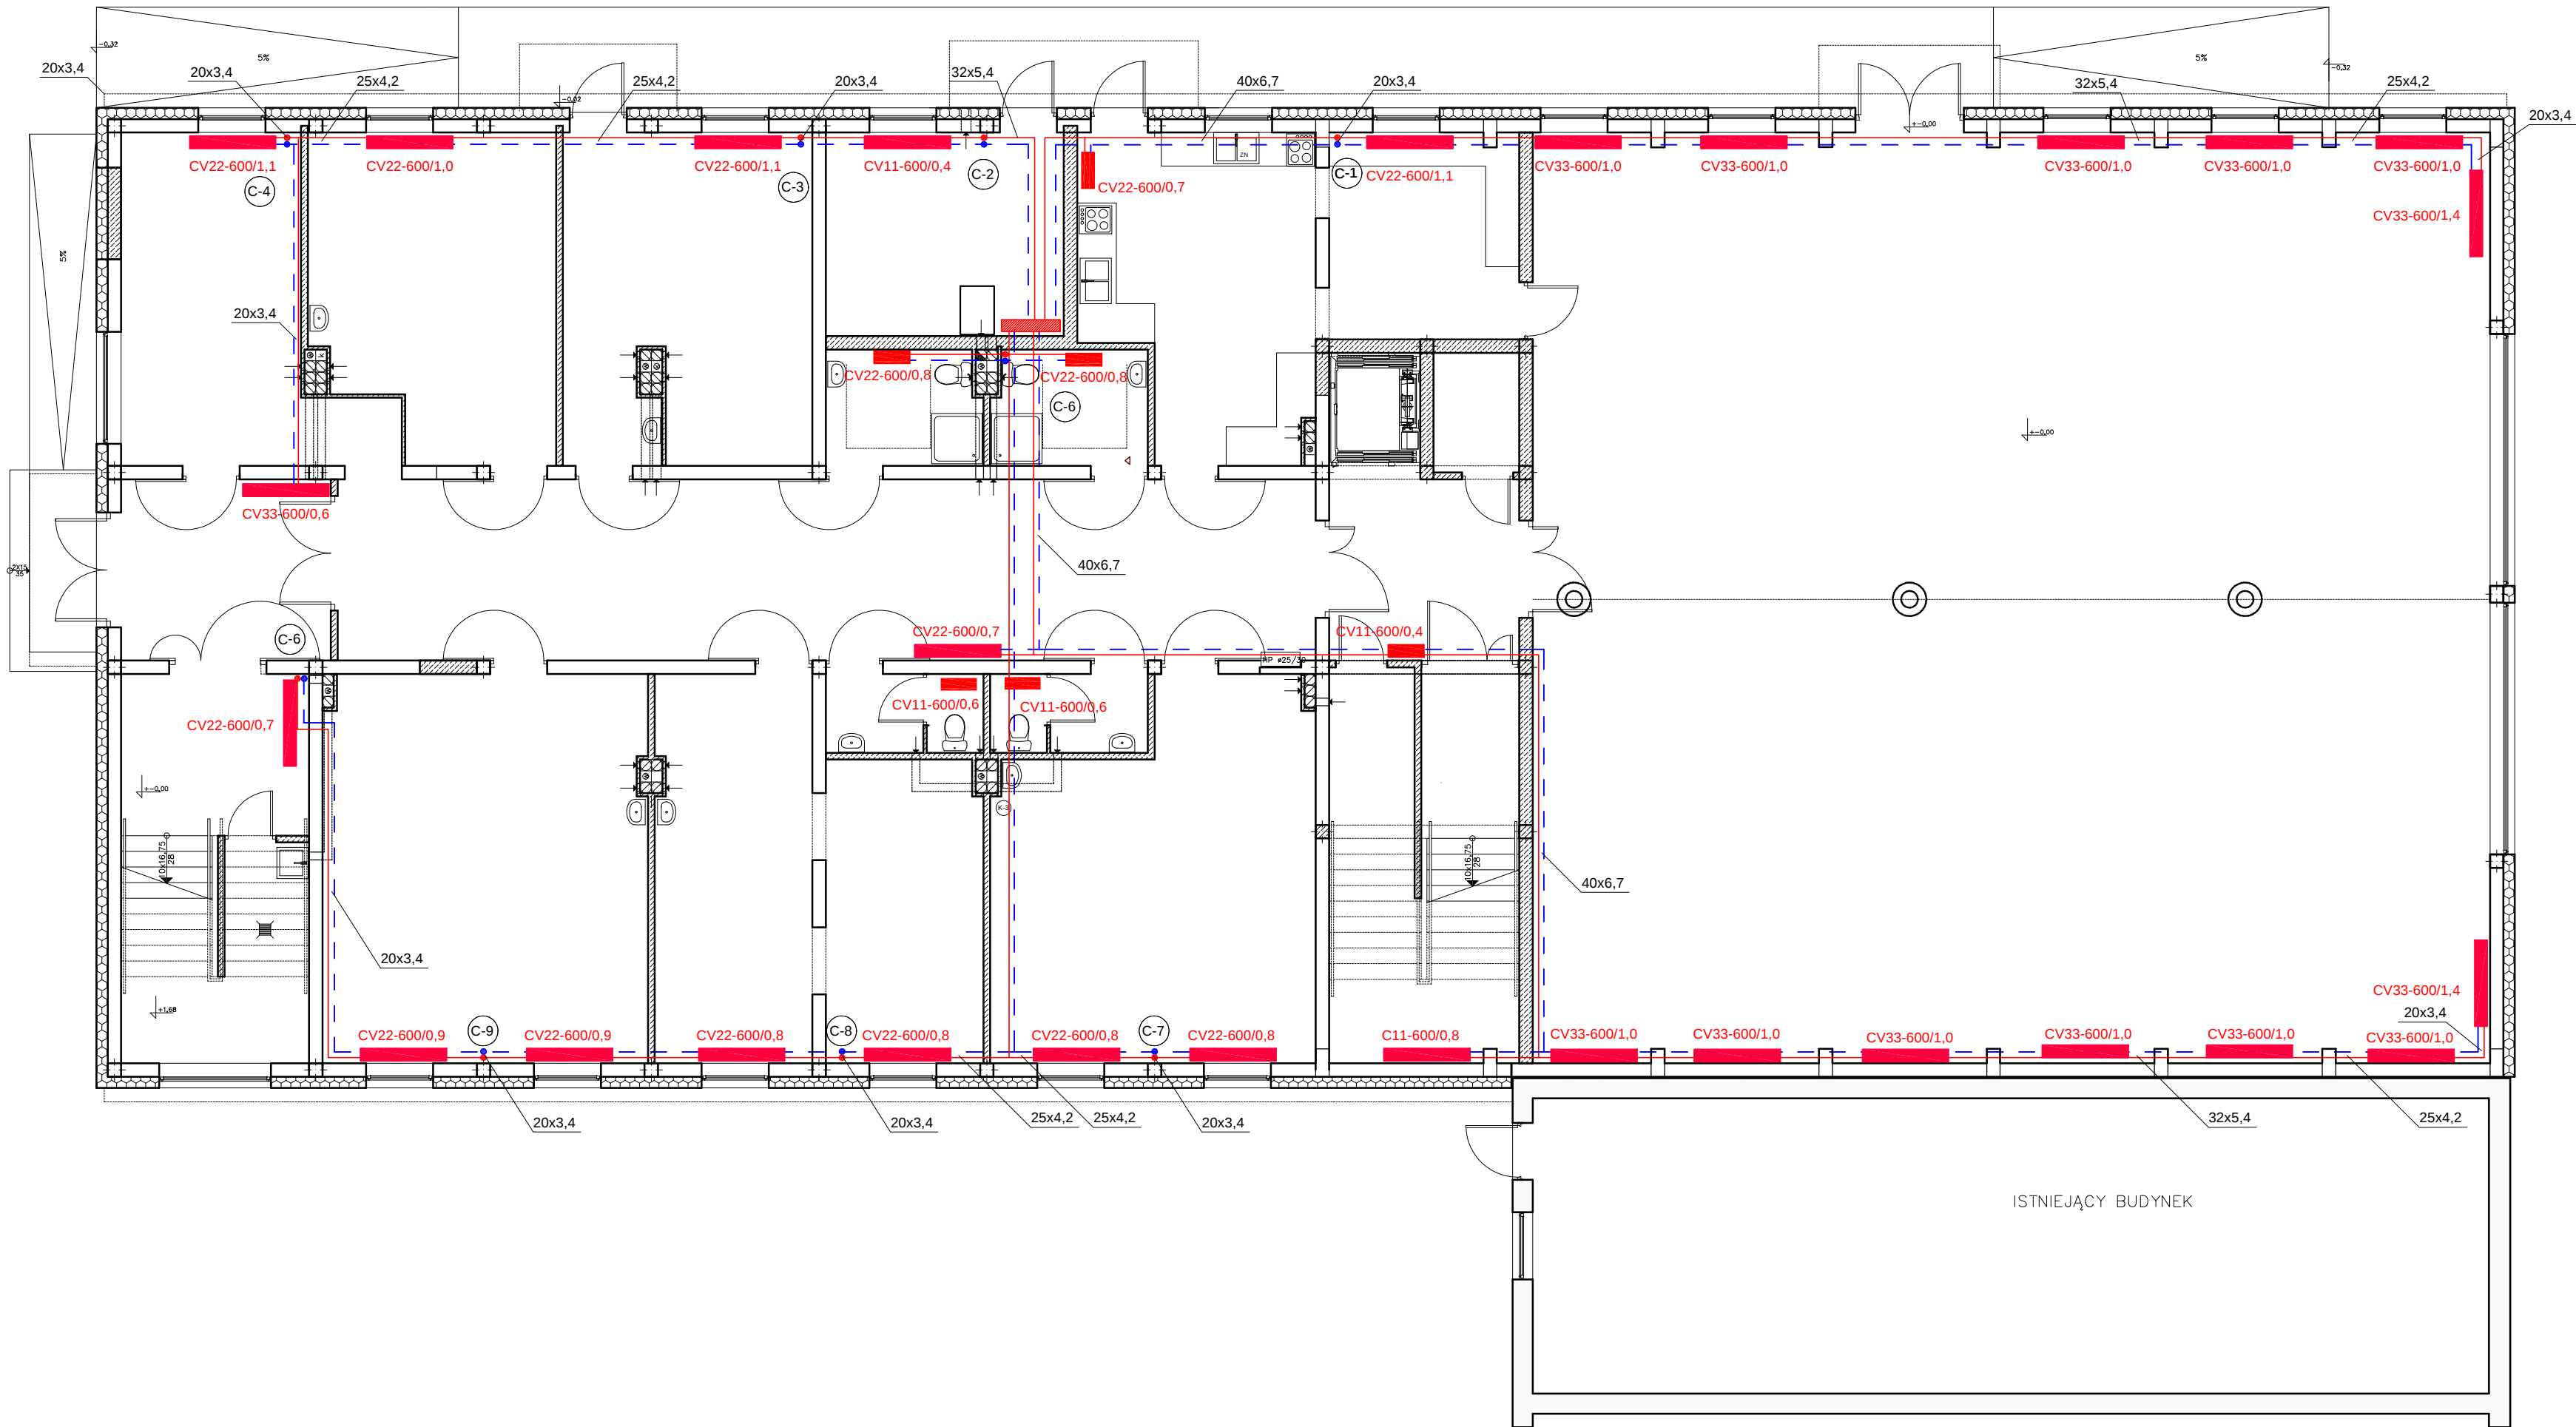

- OZNACZENIA:
- PRZEWÓD ZASILAJĄCY
 - PRZEWÓD POWROTNY
 - PION C.O.
 - GRZEJNIK C.O.

Obiekt: PRZEBUDOWA ISTNIEJĄCEGO BUDYNKU STANICY ŻEGLARSKIEJ NA POTRZEBY WARSZTATÓW TERAPII ZAJĘCIOWEJ W MIĘDZYRZECU PODLASKIM		
Adres inwestycji:	dz. Nr 392/5, obręb nr 004 jedn.ewid. 060101_1 Międzyrzec Podlaski	
Inwestor:	Miasto Międzyrzec Podlaski ul. Pocztowa 8 21-560 Międzyrzec Podlaski	
Nazwa rysunku:	rzut parteru-instalacja c.o.	
Projektant: mgr inż. Piotr Biernacki upr. bud. LUB/0060/PWOS/14 spec. instalacyjna		
Sprawdzający: mgr inż. Karol Prochowicz upr. bud. LUB/0389/PWBS/15 spec. instalacyjna		
Skala 1:100	Data opracowania sierpień 2016 r.	Nr rysunku S5