

MAPA DO CELÓW PROJEKTOWYCH

SKALA 1:500

ARKUSZ NR 2

Mapa aktualna na dzień 20.06.2017 r.
w obszarze zakreślonym kolorem zielonym.
Informacje o służebnościach gruntowych: NIE BADANO

Oznaczenie kancelaryjne
zgłoszenia pracy geodezyjnej: GKN.6640.1415.2017
Jednostka ewidencyjna: 060101_1 m. Międzyrzec Podlaski
Obręb ewidencyjny: 0001 Międzyrzec Podlaski
0002 Międzyrzec Podlaski
Układ współrzędnych: 2000 strefa 8
Układ wysokości: Kronsztadt 86
Sekcja: 8.168.10.08.3.3; 8.168.10.12.2.2; 8.168.10.13.1.1
8.168.10.12.2.4; 8.168.10.13.1.3

Geodezyjna Inżynieria Wodno-Lądowa
SKALMAP
Damian Romaniuk
21-560 Międzyrzec Podlaski ul. Lubelska 35
tel: 518 538 438 e-mail: skalmap@gmail.com
NIP 5372429966 REGON 030832941

GEODETA UPRAWNIONY

Bogusław Romaniuk
Upr. zaw. MGPIB Nr 14988

Międzyrzec Podlaski, 20.06.2017 r.

GEODETA
mgr inż. Damian Romaniuk

Poświadczam, że niniejszy dokument został opracowany
w wyniku prac geodezyjnych i kartograficznych,
których rezultaty zawiera operat techniczny
wpisany do ewidencji materiałów państwowego
zasobu geodezyjnego i kartograficznego

STAROSTA BIALSKI

P.0601.2017.1391


Identyfikator ewidencyjny materiału zasobu – operatu technicznego

2017-07-04

Data wpisania operatu technicznego do ewidencji materiałów zasobu

Z up. STAROSTY

mgr inż. Krzysztof Pietruszka
inspektor w Wydziale
Geodezji, Katastru i Nieuchomości

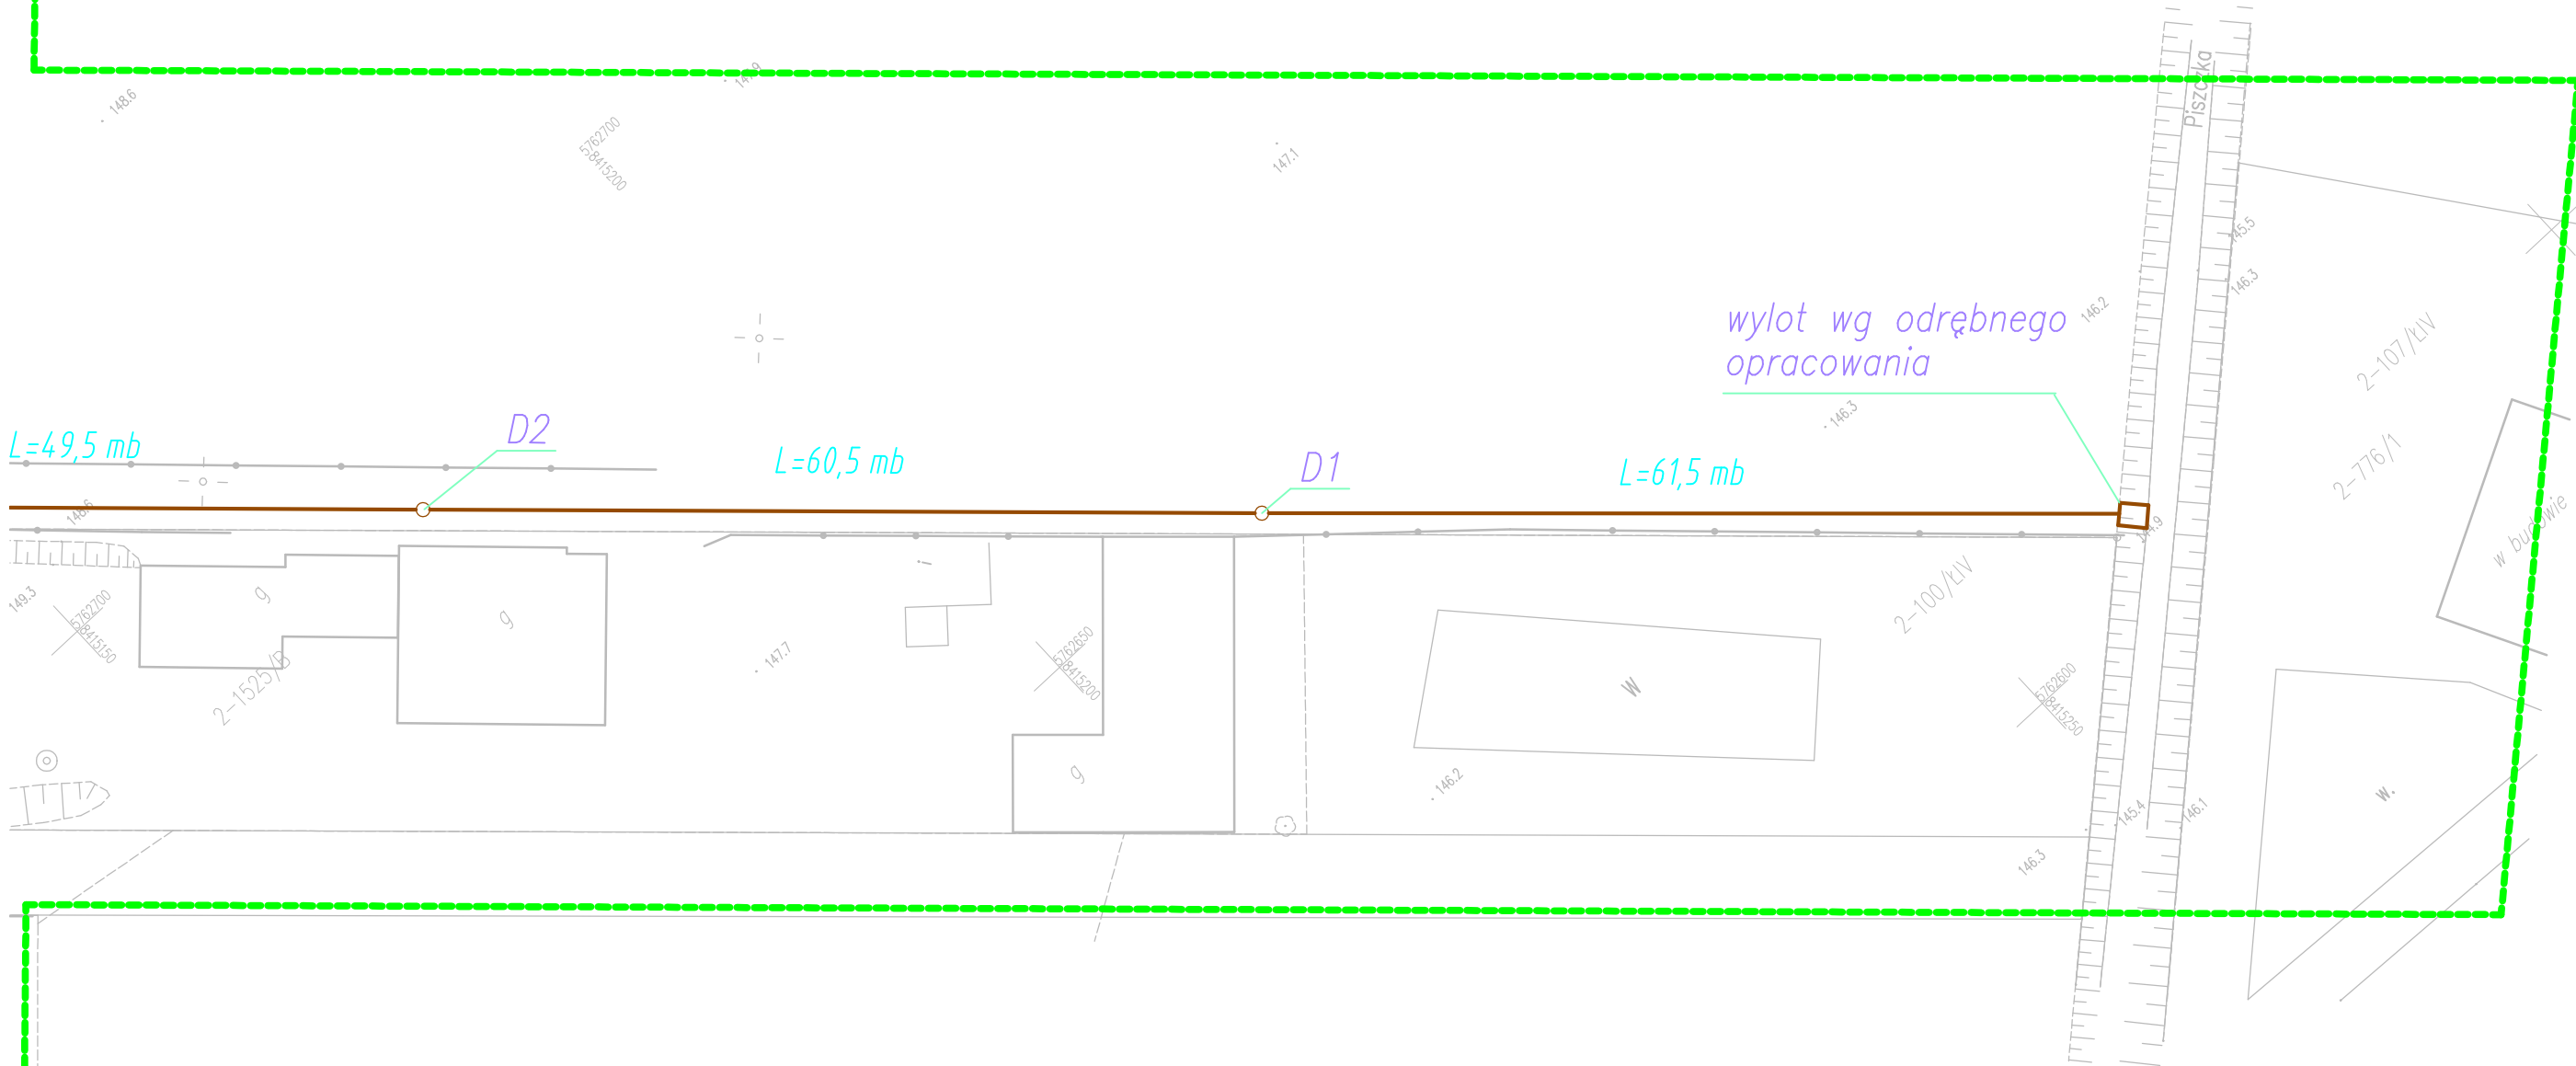

LEGENDA:

- kanalizacja deszczowa grawitacyjna
- D1 - studnia kanalizacji deszczowej Ø1200
- W1 - wpust deszczowy Ø500

Obiekt: BUDOWA SIECI KANALIZACJI DESZCZOWEJ W UL. PSZENNEJ W MIĘDZYRZECU PODL. Dz. Nr 851, 846/1, obręb 0002, jedn ewid 060101_1 MIĘDZYRZEC PODLASKI Branża: SANITARNA		Indeks 00	Data VII.2017 r.	Rys. Nr ZG01.02
		Faza PB	Skala 1:500	
Rysunek: PROJEKT ZAGOSPODAROWANIA TERENU		Imię i Nazwisko Projektował: Janusz Smolarczyk Sprawdził: Mirosława Kobylińska	Nr uprawnień 111/BP/82 715/BP/94 278/Lb/99	Podpis